 
 
 
 
 
 
 
 
 




A631	LED43W	6,900lm		設置階数	設 置 場 所	台 数	A632	LED68.6W	12,000lm		設置階数	設 置 場 所	台 数	A631SW	LED32.5W	5,000lm		設置階数	設 置 場 所	台 数	
	●LED（昼白色） ●寸法：幅230×1,250×高さ53 ●相関色温度：5000K 平均演色評価数（Ra）：83 ●電源ユニット本体内蔵 LEKT423693N-LS9相当品			旧館棟地階	・休憩室 ・廊下	9 台		●LED（昼白色） ●寸法：幅230×1,250×高さ53 ●相関色温度：5000K 平均演色評価数（Ra）：83 ●電源ユニット本体内蔵 LEET-42301T-LS9 + LEEN-41203N-01相当品			旧館棟1階	・パントリー	8 台		●LED（昼白色） ●寸法：幅230×1,250×高さ89 ●相関色温度：5000K 平均演色評価数（Ra）：83 ●電源ユニット本体内蔵 LEKTH4235245N-LS9 相当品			新館棟1階	・厨房	9 台	
				旧館棟2階	・パントリー	6 台					旧館棟3階	・パントリー	6 台								
						合計	15 台								合計	14 台				合計	9 台
A632SW	LED56.8W	9,380lm		設置階数	設 置 場 所	台 数	A631-J	LED43W	6,900lm		設置階数	設 置 場 所	台 数	A321-J	LED17W	2,500lm		設置階数	設 置 場 所	台 数	
	●LED（昼白色） ●寸法：幅230×1,250×高さ83 ●相関色温度：5000K 平均演色評価数（Ra）：83 ●電源ユニット本体内蔵 LEKTH4231045N-LS9 相当品			新館棟1階	・厨房	35 台		●LED（昼白色）人感センサー付 ●寸法：幅230×1,250×高さ53 ●相関色温度：5000K 平均演色評価数（Ra）：83 ●電源ユニット本体内蔵 LEKT423693YN-LD9相当品			旧館棟1階	・前室	1 台		●LED（昼白色）人感センサー付 ●寸法：幅230×1,250×高さ53 ●相関色温度：5000K 平均演色評価数（Ra）：83 ●電源ユニット本体内蔵 LEKT423253YN-LD9相当品			旧館棟3階	・倉庫	1 台	
						合計					35 台									合計	1 台
B321-1	LED19.5W	2,900lm		設置階数	設 置 場 所	台 数	B321N	LED19.5W	2,900lm		設置階数	設 置 場 所	台 数	C631-J	LED19.5W	3,050lm		設置階数	設 置 場 所	台 数	
	●LED（電球色） ●寸法：幅70×1,223×高さ53 ●相関色温度：3000K 平均演色評価数（Ra）：83 ●電源ユニット本体内蔵 LEKT407323L-LS9相当品			旧館棟1階	・レストラン前室	2 台		●LED（昼白色） ●寸法：幅70×1,223×高さ53 ●相関色温度：5000K 平均演色評価数（Ra）：83 ●電源ユニット本体内蔵 LEKT407323N-LD9相当品			新館棟2階	・中宴会場	34 台		●LED（昼白色）人感センサー付 ●寸法：幅150×1,227×高さ63 ●相関色温度：5000K 平均演色評価数（Ra）：83 ●電源ユニット本体内蔵 LEKT415323YN-LD9相当品			旧館棟地階	・地下スペース（1）	1 台	
						合計					2 台									合計	34 台
C321-J	LED19.5W	3,050lm		設置階数	設 置 場 所	台 数	E632	LED19.5W	5,200lm		設置階数	設 置 場 所	台 数	I851	LED42.6W	4,500lm		設置階数	設 置 場 所	台 数	
	●LED（昼白色）人感センサー付 ●寸法：幅150×1,227×高さ63 ●相関色温度：5000K 平均演色評価数（Ra）：83 ●電源ユニット本体内蔵 LEKT415323YN-LD9相当品			旧館棟3階	・倉庫	2 台		●LED（昼白色） ●埋込寸法：幅220×1,235×高さ104 ●相関色温度：5000K 平均演色評価数（Ra）：83 ●電源ユニット本体内蔵 LEKR426693N-LS9-IF-4273SC相当品			新館棟1階	・事務室	6 台		●LED（昼白色）調光・明るさ（約5%～100%） ●寸法：口650×高さ150 ●相関色温度：2000～6500K 平均演色評価数（Ra）：85 ●電源ユニット本体内蔵 LEDH8406801-LC相当品			旧館棟2階	・和風宴会場 ・着付室	14 台	
						合計					2 台									合計	6 台
K	LED17W	2,500lm		設置階数	設 置 場 所	台 数	調光器				設置階数	設 置 場 所	台 数	※	LED24.8W	4,000lm		設置階数	設 置 場 所	台 数	
	●LED（昼白色）調光5%～100% ●寸法：幅70×1,223×高さ53 ●相関色温度：5000K 平均演色評価数（Ra）：83 ●電源ユニット本体内蔵 LEKT407253N-LD9相当品			旧館棟1階	・レストラン	20 台		●スイッチ付調光器 ●寸法：幅116×高120×奥行34 ●相関色温度：5000K 平均演色評価数（Ra）：83 ●電源ユニット本体内蔵・調光範囲5%～100% DF-70170-DP相当品			旧館棟1階	・レストラン	1 台		●LED（昼白色）人感センサー付 ●寸法：幅230×1,250×高さ53 ●相関色温度：5000K 平均演色評価数（Ra）：83 ●電源ユニット本体内蔵 LEKT423403YN-LD9相当品			新館棟屋外	・駐輪場	1 台	
											新館棟2階	・中宴会場	1 台								
						合計					20 台									合計	2 台
親機				設置階数	設 置 場 所	台 数	子機				設置階数	設 置 場 所	台 数	d061-2	LED24.8W	440lm		設置階数	設 置 場 所	台 数	
	●人感スイッチ天井取付形・親器・電圧フリー・広角検知形 ●動作時間5秒～30分 ●寸法：φ100×81.8 ●明るさセンサー付5～200lx以上・切 WD68921相当品			旧館棟地階	・休憩室 ・廊下	3 台		●人感スイッチ天井取付形・子器・広角検知形 ●寸法：φ100×81.8 ●明るさセンサー無 WD689716相当品			旧館棟地階	・廊下	4 台		●LED電球（電球色） ●E27/T17型電球E17 ●相関色温度：2700K 平均演色評価数（Ra）：80 LD44L-G-E17相当品			新館棟屋外	・駐輪場	3 個	
				旧館棟1階	・パントリー	3 台					旧館棟1階	・パントリー	1 台								
				旧館棟2階	・パントリー	1 台					旧館棟2階	・パントリー	1 台								
				新館棟1階	・厨房	8 台					新館棟1階	・厨房	8 台							合計	3 個
														r-1	LED5.7W	600lm		設置階数	設 置 場 所	台 数	
						合計	15 台								●LED電球（電球色）調光 ●50形小型電球E17 ●相関色温度：2700K 平均演色評価数（Ra）：84 LD46L-G-E17相当品			旧館棟3階	・大宴会場	16 個	
																				合計	16 個

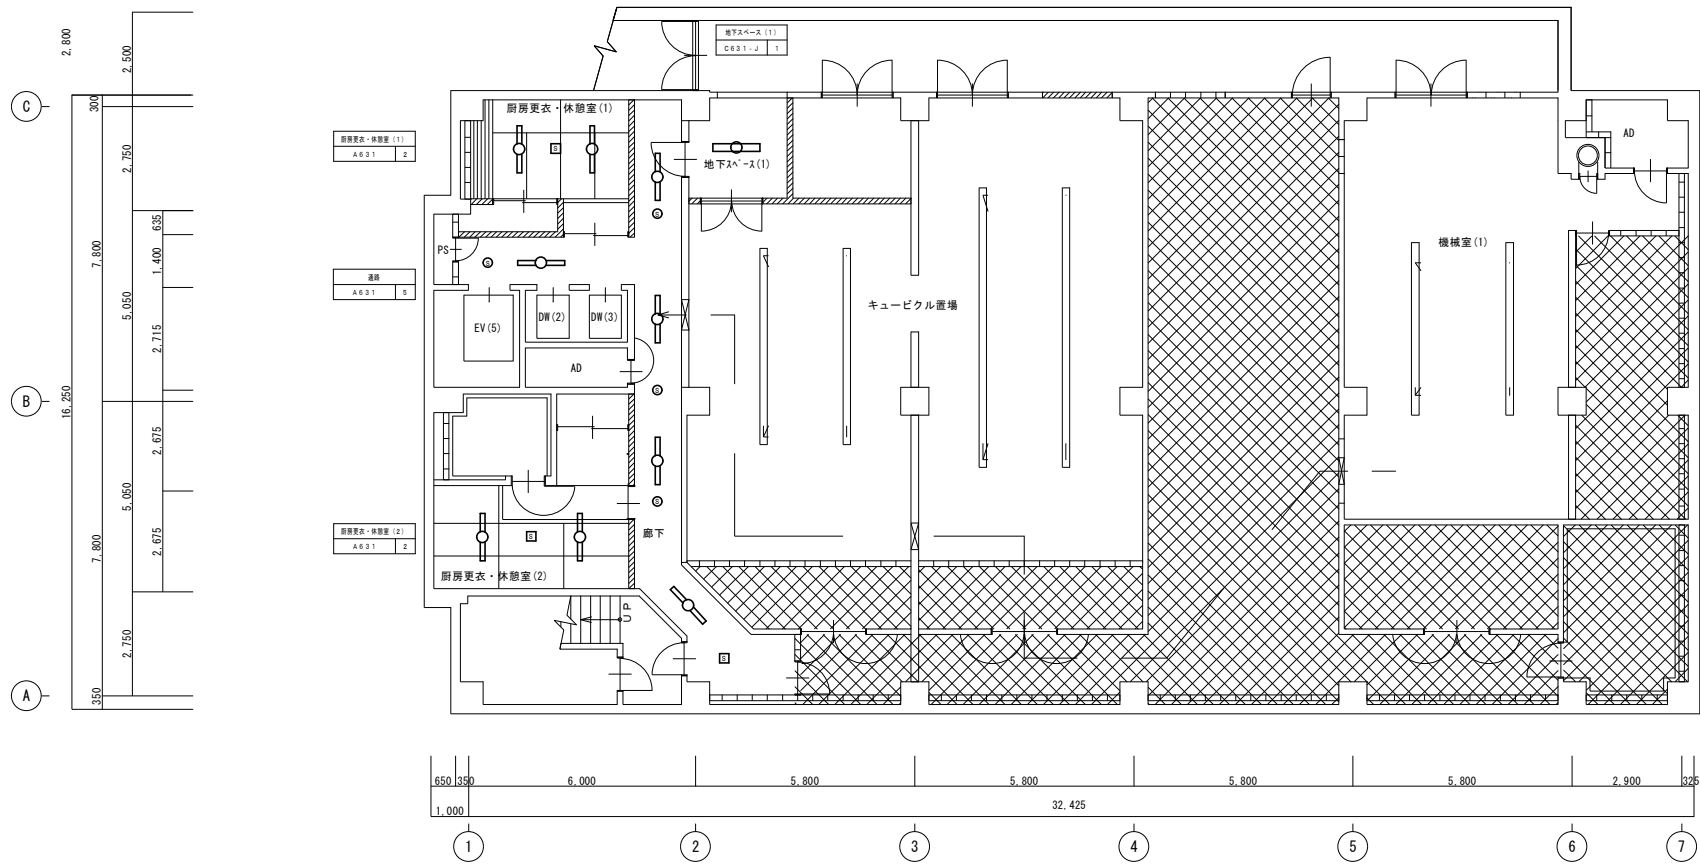

地階平面図 1 : 100


		ホテル白鳥 照明LED化工事(高効率照明機器)		
		電灯設備 旧館棟地下1階平面図		
		SCALE 1:100	• • •	

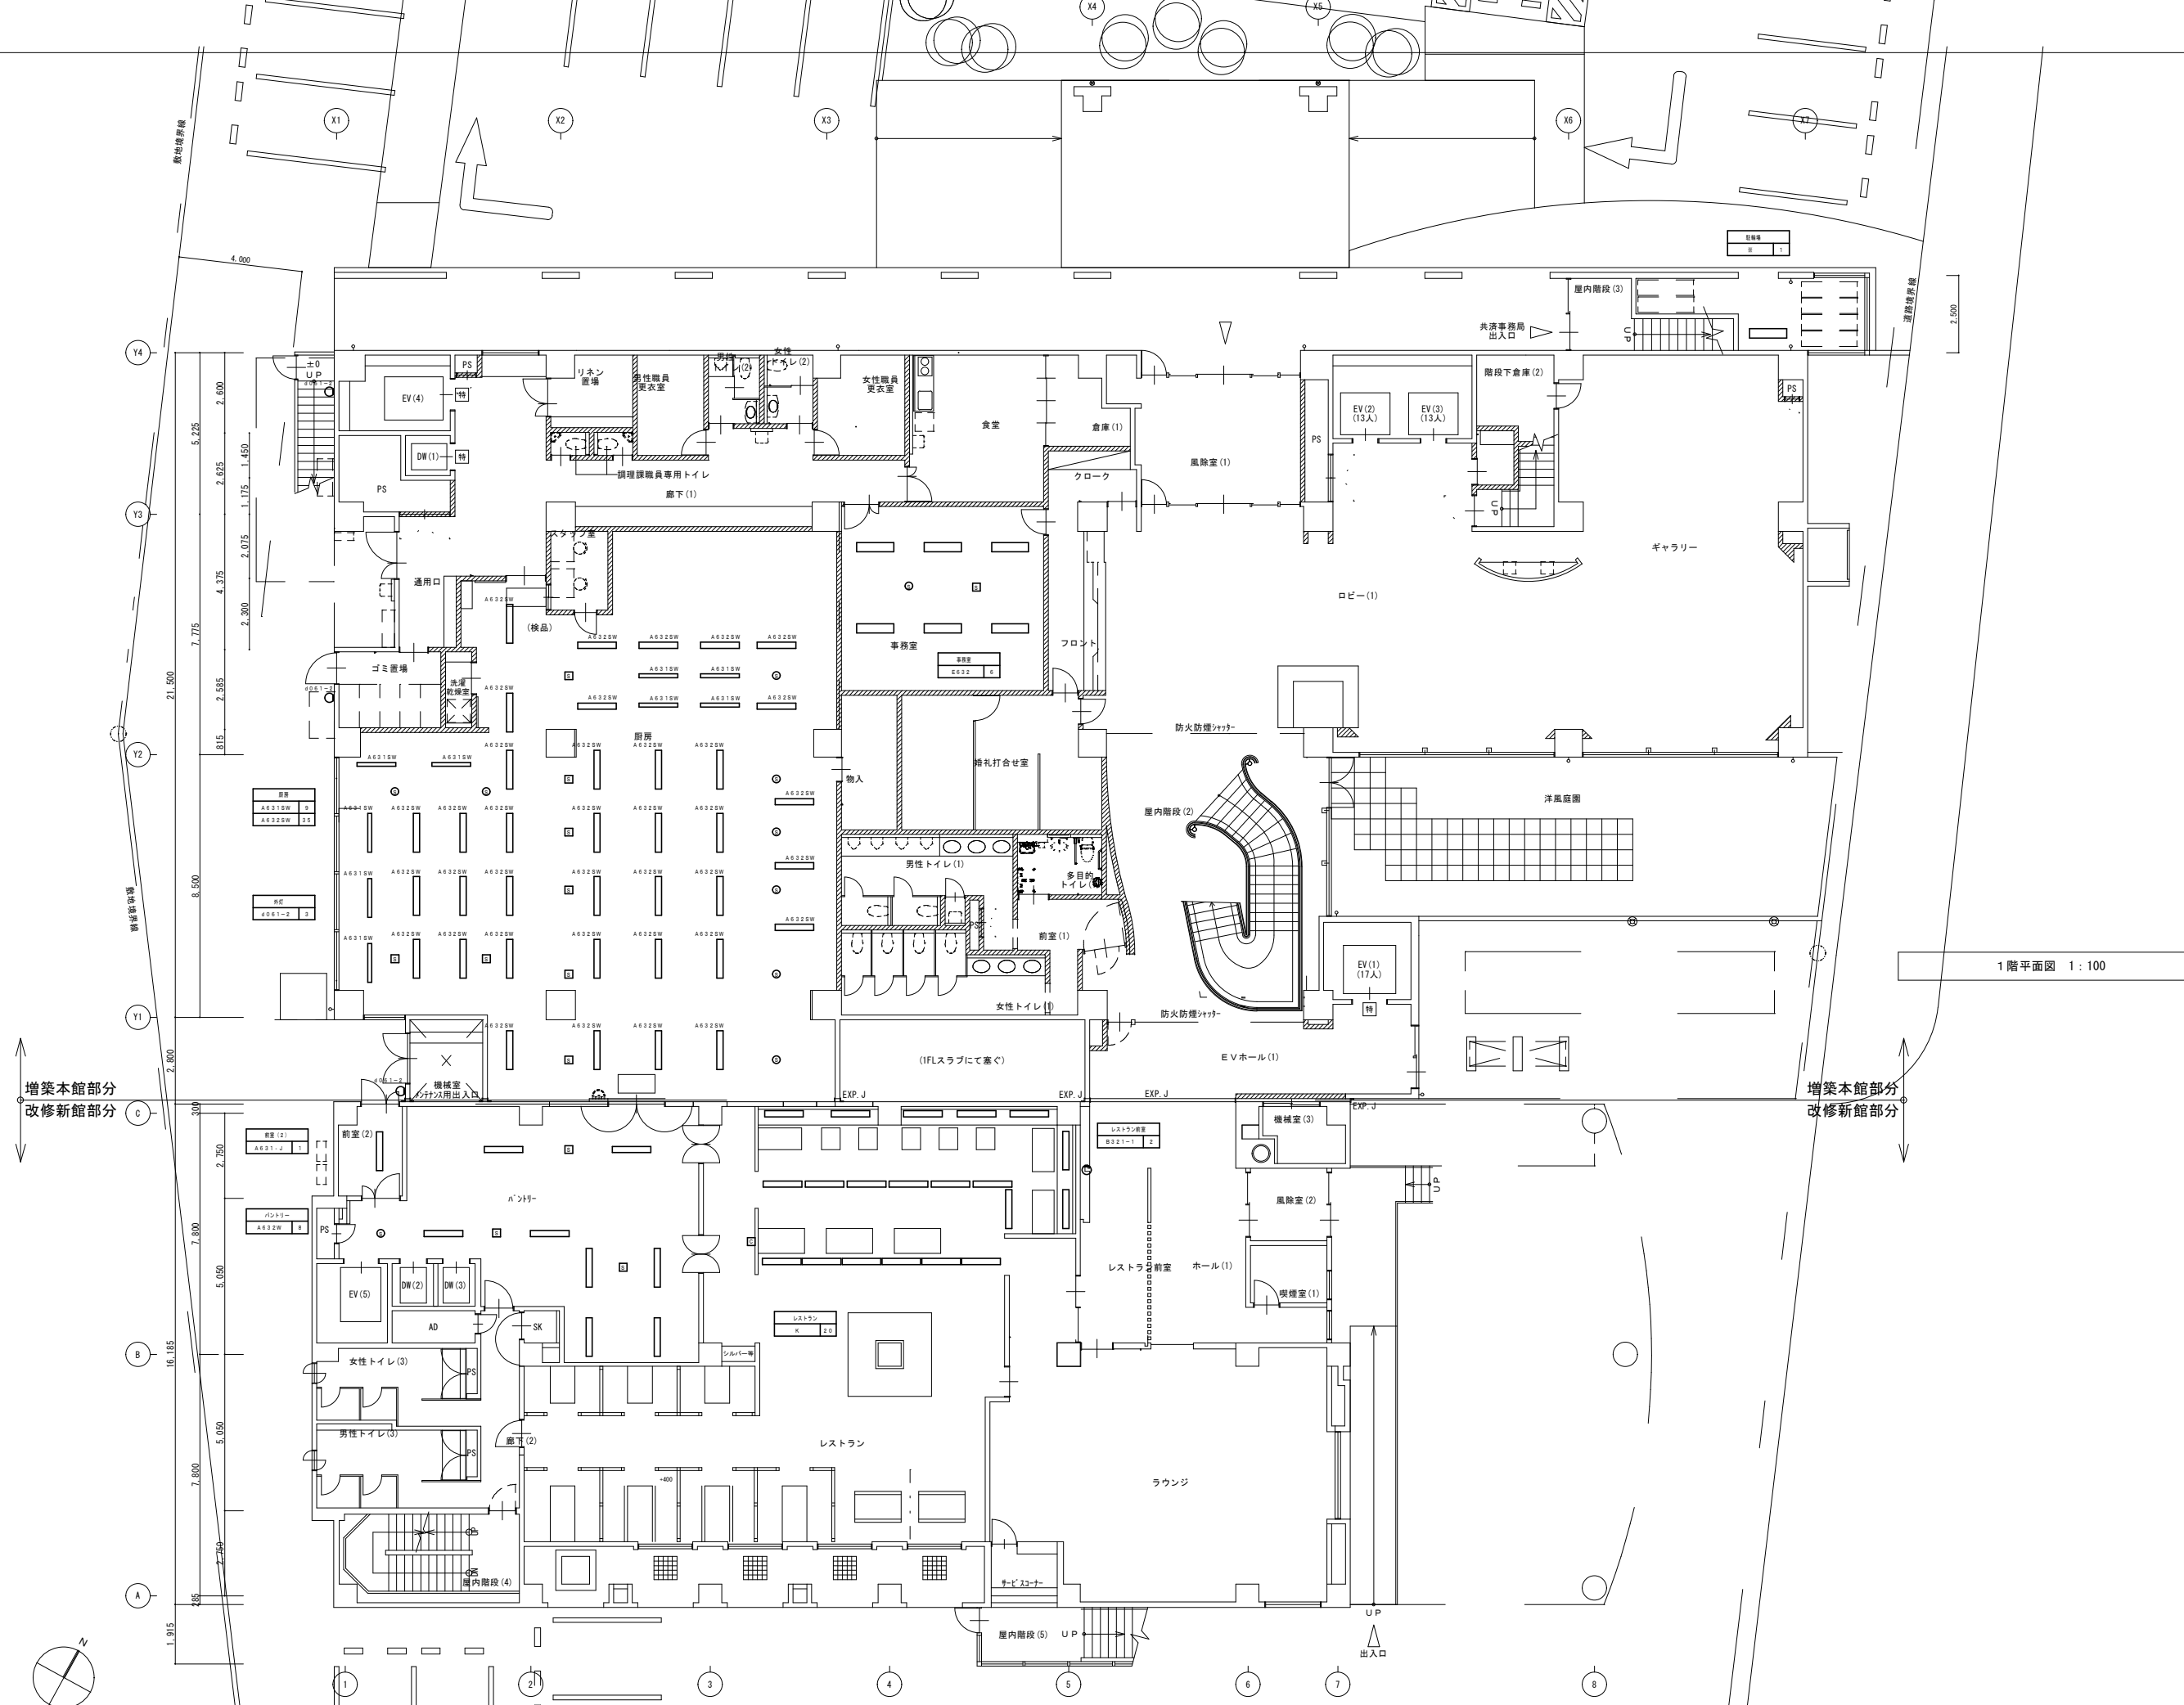


ホテル白鳥 照明LED化工事(高効率照明機器)

電灯設備 1階平面図

SCALE 1:100

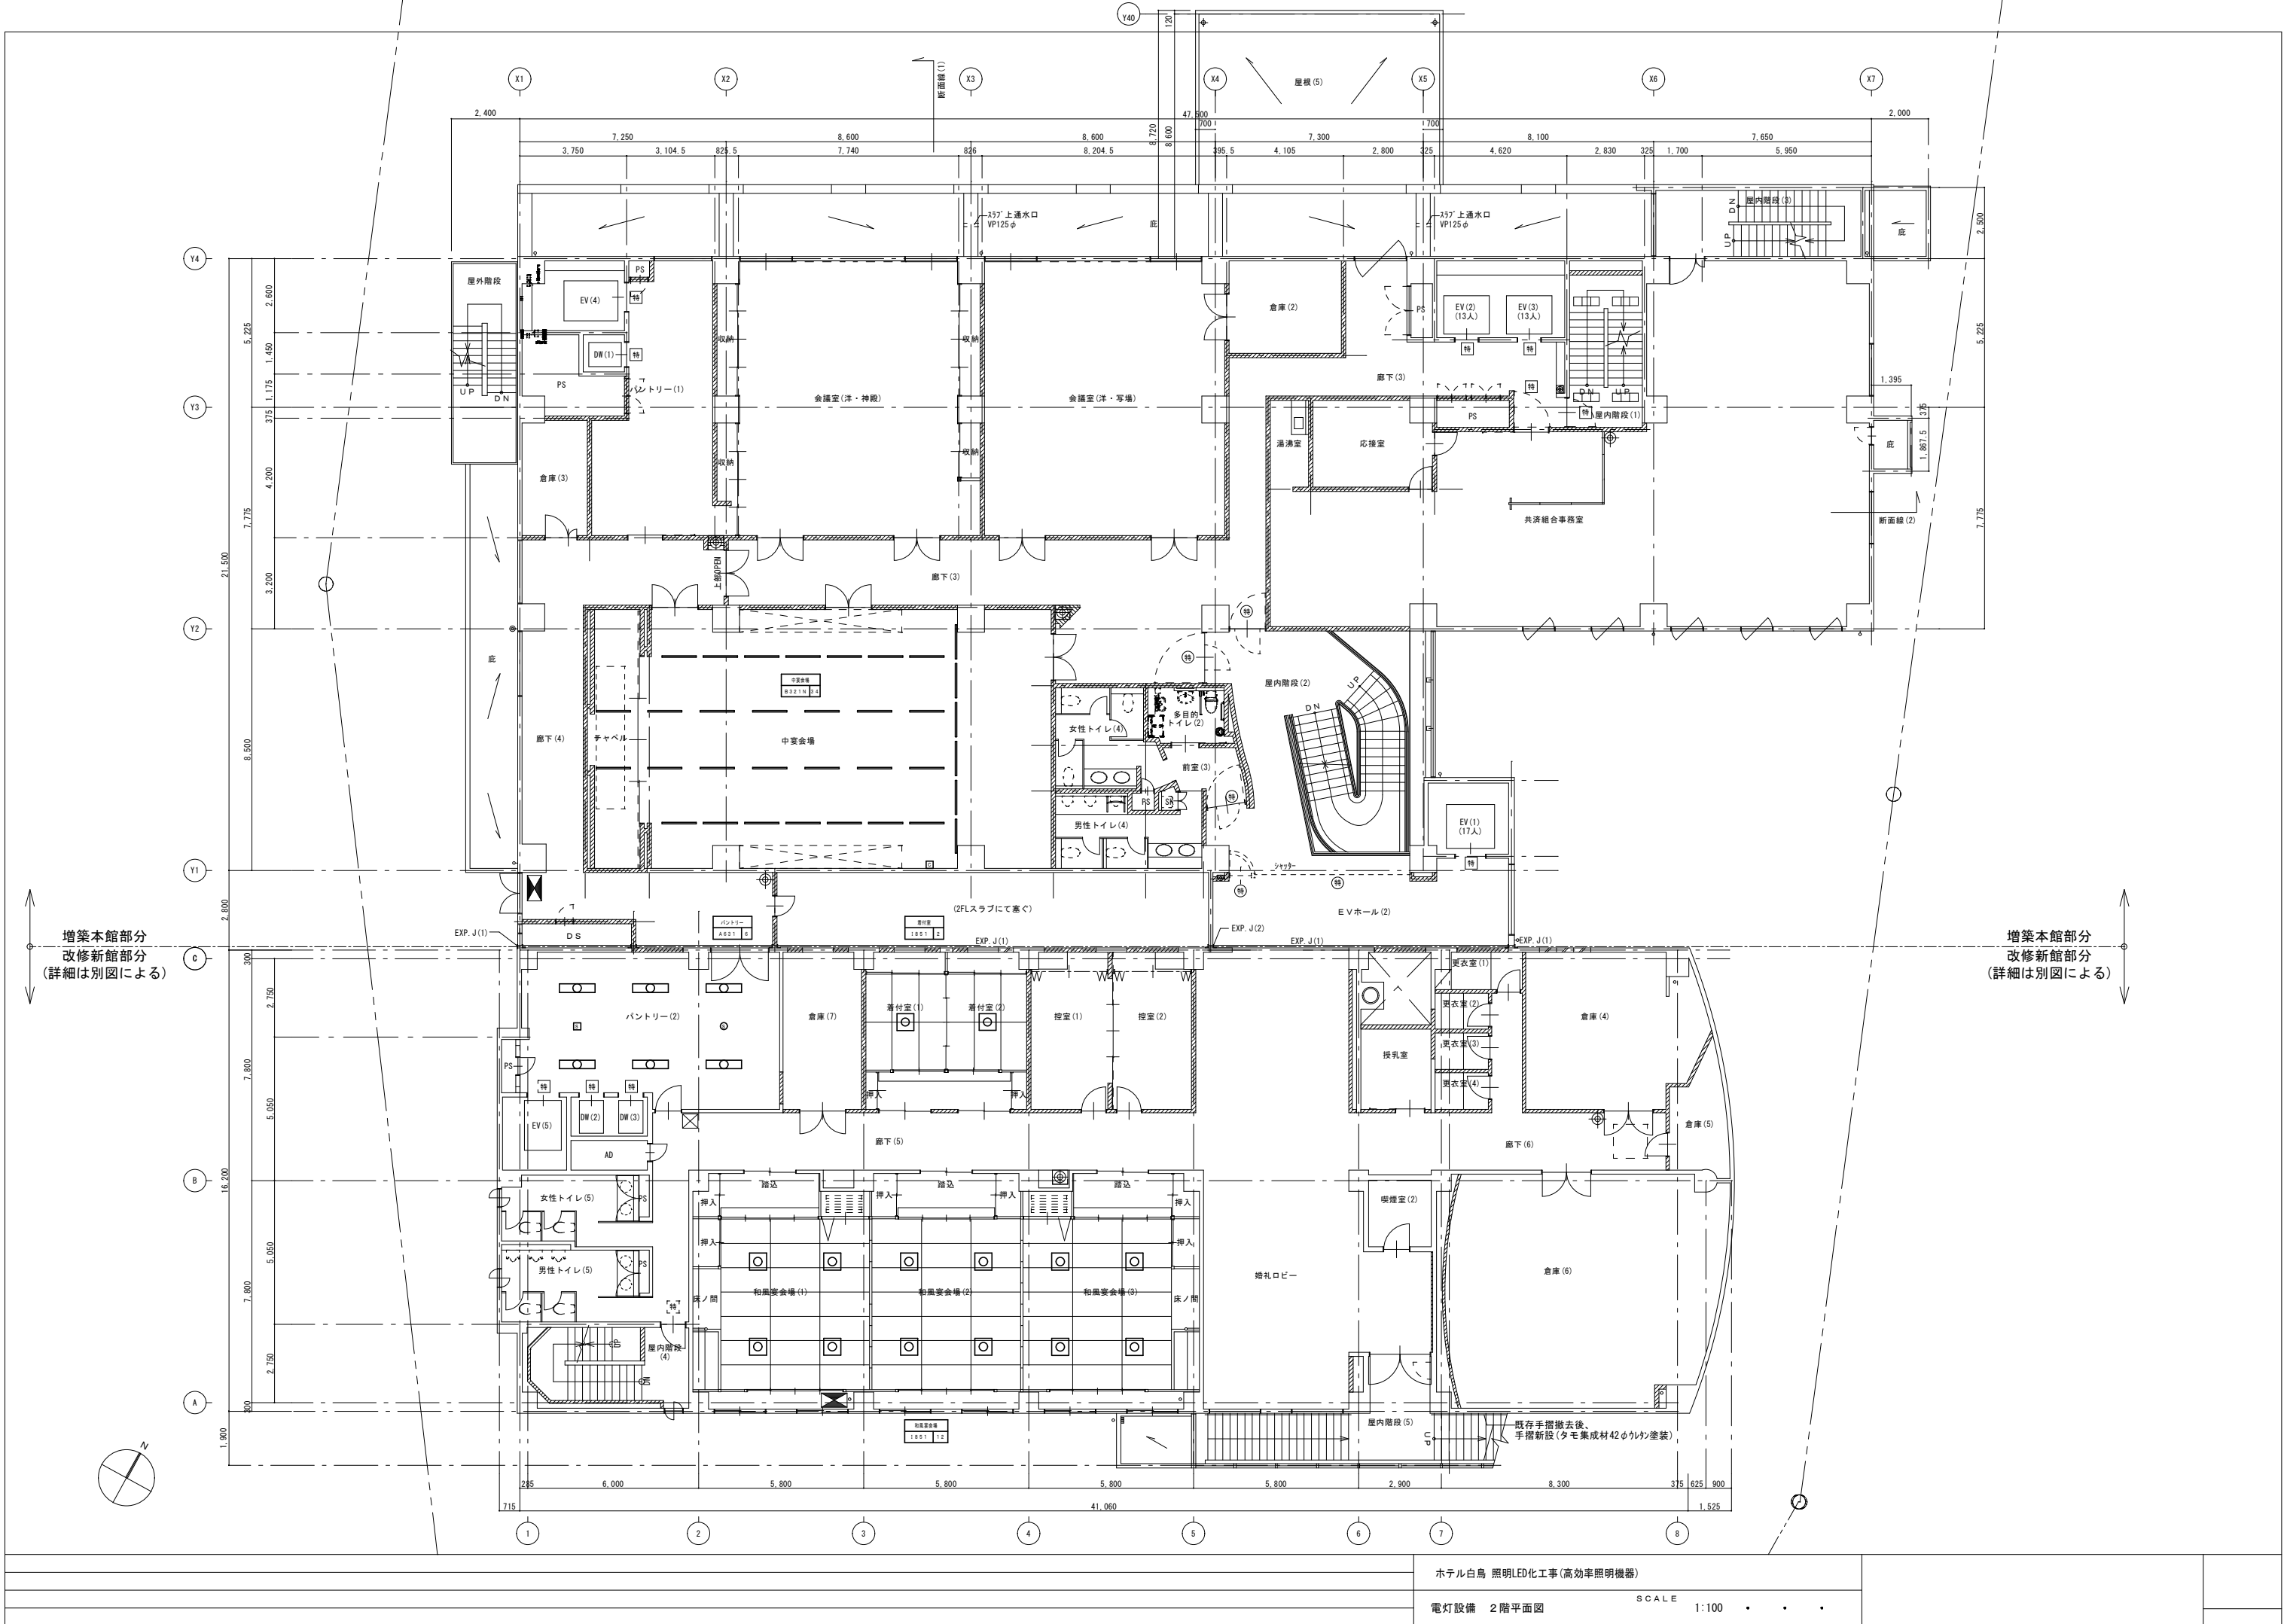

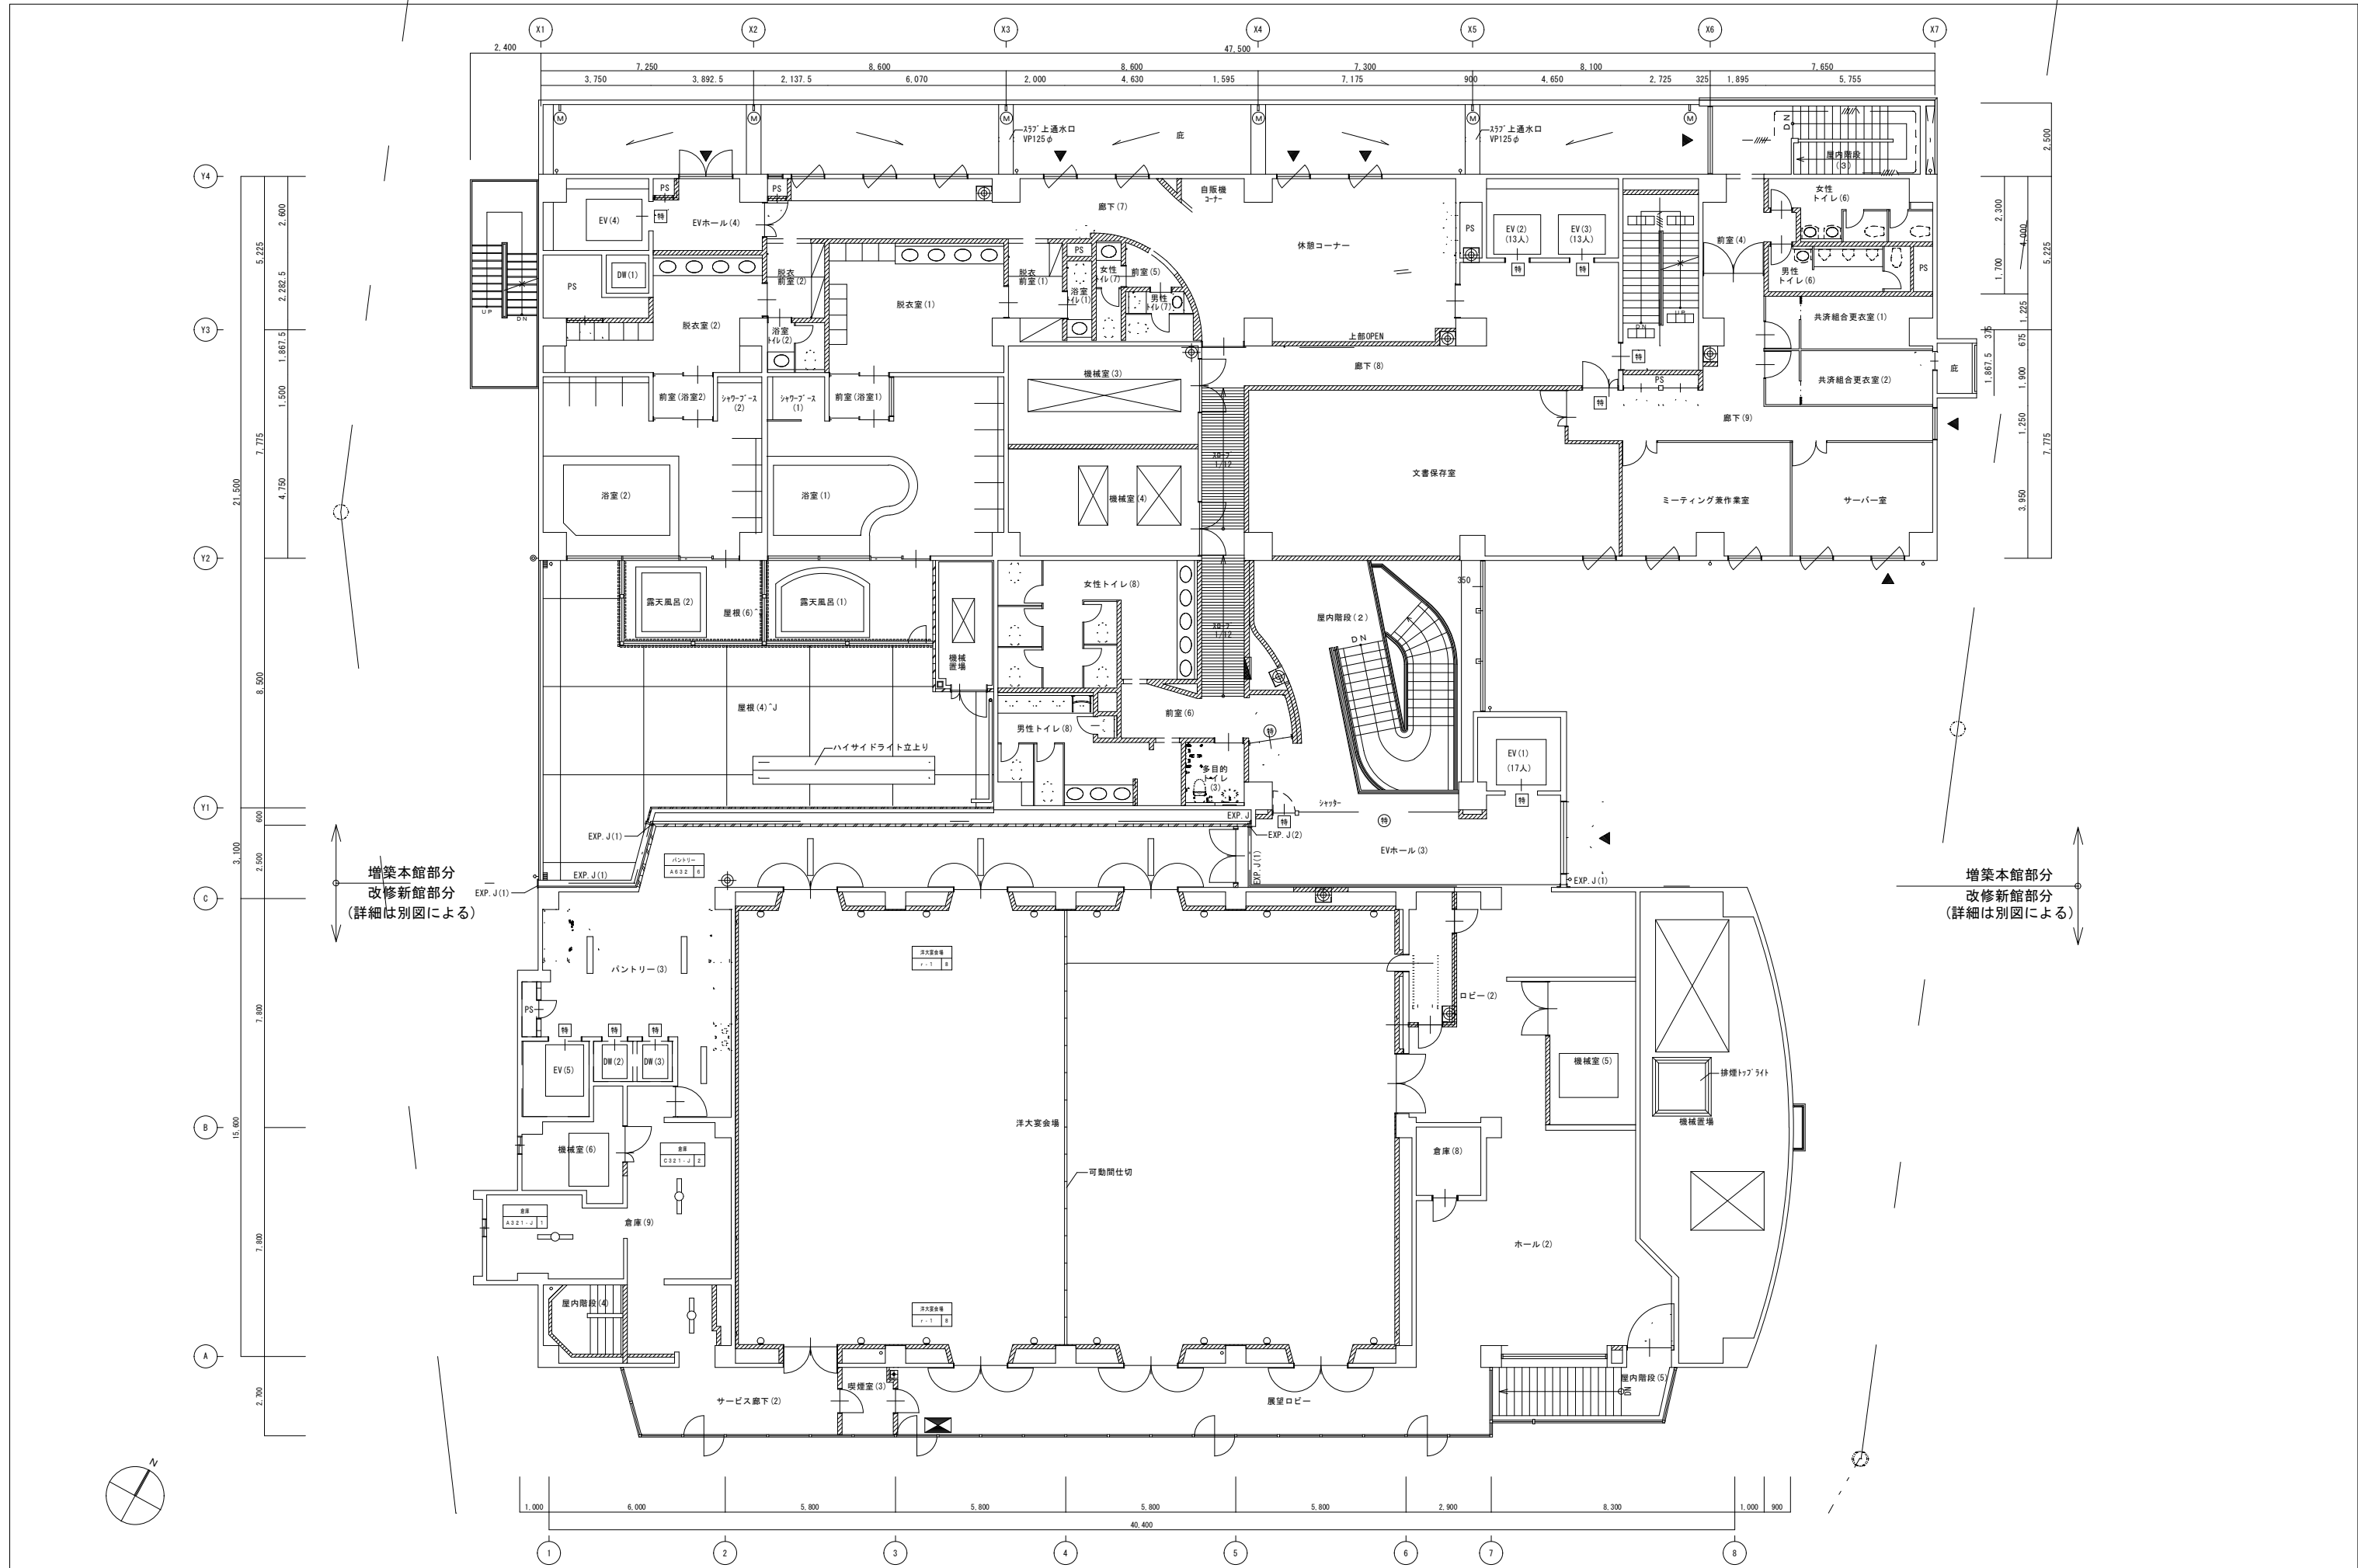

		ホテル白鳥 照明LED化工事(高効率照明機器)			
		電灯設備 3階平面図		SCALE 1:100	